

松山湖材料实验室A1栋202室路演厅装修工程

给排水及暖通专业施工图

 中润元工程设计有限公司
ZHONGRUNYUAN ENGINEERING DESIGN CO., LTD

2026年08月

图纸目录

DRAWING CATALOGUE

序号	图纸名称	图号	规格	附注
00	图纸目录	SS-00	A3	
	给排水专业			
01	自动喷淋给水原始平面图	SS-01	A3	
02	新自动喷淋给水平面图	SS-02	A3	
	暖通专业			
03	空调原始平面图	NS-01	A3	
04	新空调平面图	NS-02	A3	
05				
06				
07				
08				
09				
10				
11				
12				
13				
14				
15				
16				
17				
18				
19				

序号	图纸名称	图号	规格	附注
20				
21				
22				
23				
24				
25				
26				
27				
28				
29				
30				
31				
32				
33				
34				
35				
36				
37				
38				
39				
40				
41				

备注:
本设计文件须加盖出图签章方可有效, 手续齐全后方可用于施工。
本图尺寸均以标注为准, 不得量取图纸尺寸施工。
如有任何不妥事宜, 请在施工前与设计师会商

图纸专用章

注册师执业章



中润元工程设计有限公司

ZHONGRUNYUAN ENGINEERING DESIGN CO., LTD

工程勘察专业类(岩土工程)乙级
农业行业(农业综合开发生态工程)乙级
电气行业乙级 市政行业乙级 风景园林工程乙级
水利行业乙级 建筑行业乙级
工程设计资质证书编号: A152011218
A252033073 B252033049

项目负责人 PROJECT MANAGER	唐 文	唐文
专业负责人 DISCIPLINES CHIEF	韩云峰	韩云峰
审 定 APPROVED BY	池云祥	池云祥
审 核 EXAMINED BY	罗天荣	罗天荣
校 对 CHECKED BY		唐云祥
设 计 DESIGNED BY		甘继华

建设单位 :
CLIENT 松山湖材料实验室

项目名称 :
PROJECT NAME 松山湖材料实验室A1栋202室路演厅

子项名称 :
SUBITEM NAME

图 名:
DRAWING TITLE 图纸目录

工程编号 PROJECT NO.	DG20260827
日 期 DATE	2026.08
比 例 SCALE	1:100
专 业 DISCIPLINES	给排水
设计阶段 DESIGN STATUS	施工图
版 次 EDITION	第一版
图 号 DRAWING NO.	SS-00

备注:
本设计文件须加盖出图印章方可有效, 手续齐全后方可用于施工。
本图尺寸均以标注为准, 不得量取图纸尺寸施工。
如有任何不详尽事宜, 请在施工前与设计师会商

图纸专用章

注册师执业章

中润元工程设计有限公司
ZHONGRUNYUAN ENGINEERING DESIGN CO., LTD

工程勘察专业类(岩土工程)乙级
农业行业(农业综合开发生态工程)乙级
电气行业乙级 市政行业乙级 风景园林工程乙级
水利行业乙级 建筑行业乙级
工程设计资质证书编号: A152011218
A252033073 B252033049

项目负责人 PROJECT MANAGER	唐 文	唐 文
专业负责人 DISCIPLINES CHIEF	韩云峰	韩云峰
审 定 APPROVED BY	池云祥	池云祥
审 核 EXAMINED BY	罗天荣	罗天荣
校 对 CHECKED BY		罗天荣
设 计 DESIGNED BY		甘 华


建设单位 :
CLIENT 松山湖材料实验室

项目名称 :
PROJECT NAME 松山湖材料实验室A1栋202室路演厅

子项名称 :
SUBITEM NAME


图 名:
DRAWING TITLE 新自动喷淋给水平面图

工程编号 PROJECT NO.	DG20260827
日 期 DATE	2026.08
比 例 SCALE	1:100
专 业 DISCIPLINES	给排水
设计阶段 DESIGN STATUS	施工图
版 次 EDITION	第一版
图 号 DRAWING NO.	SS-02

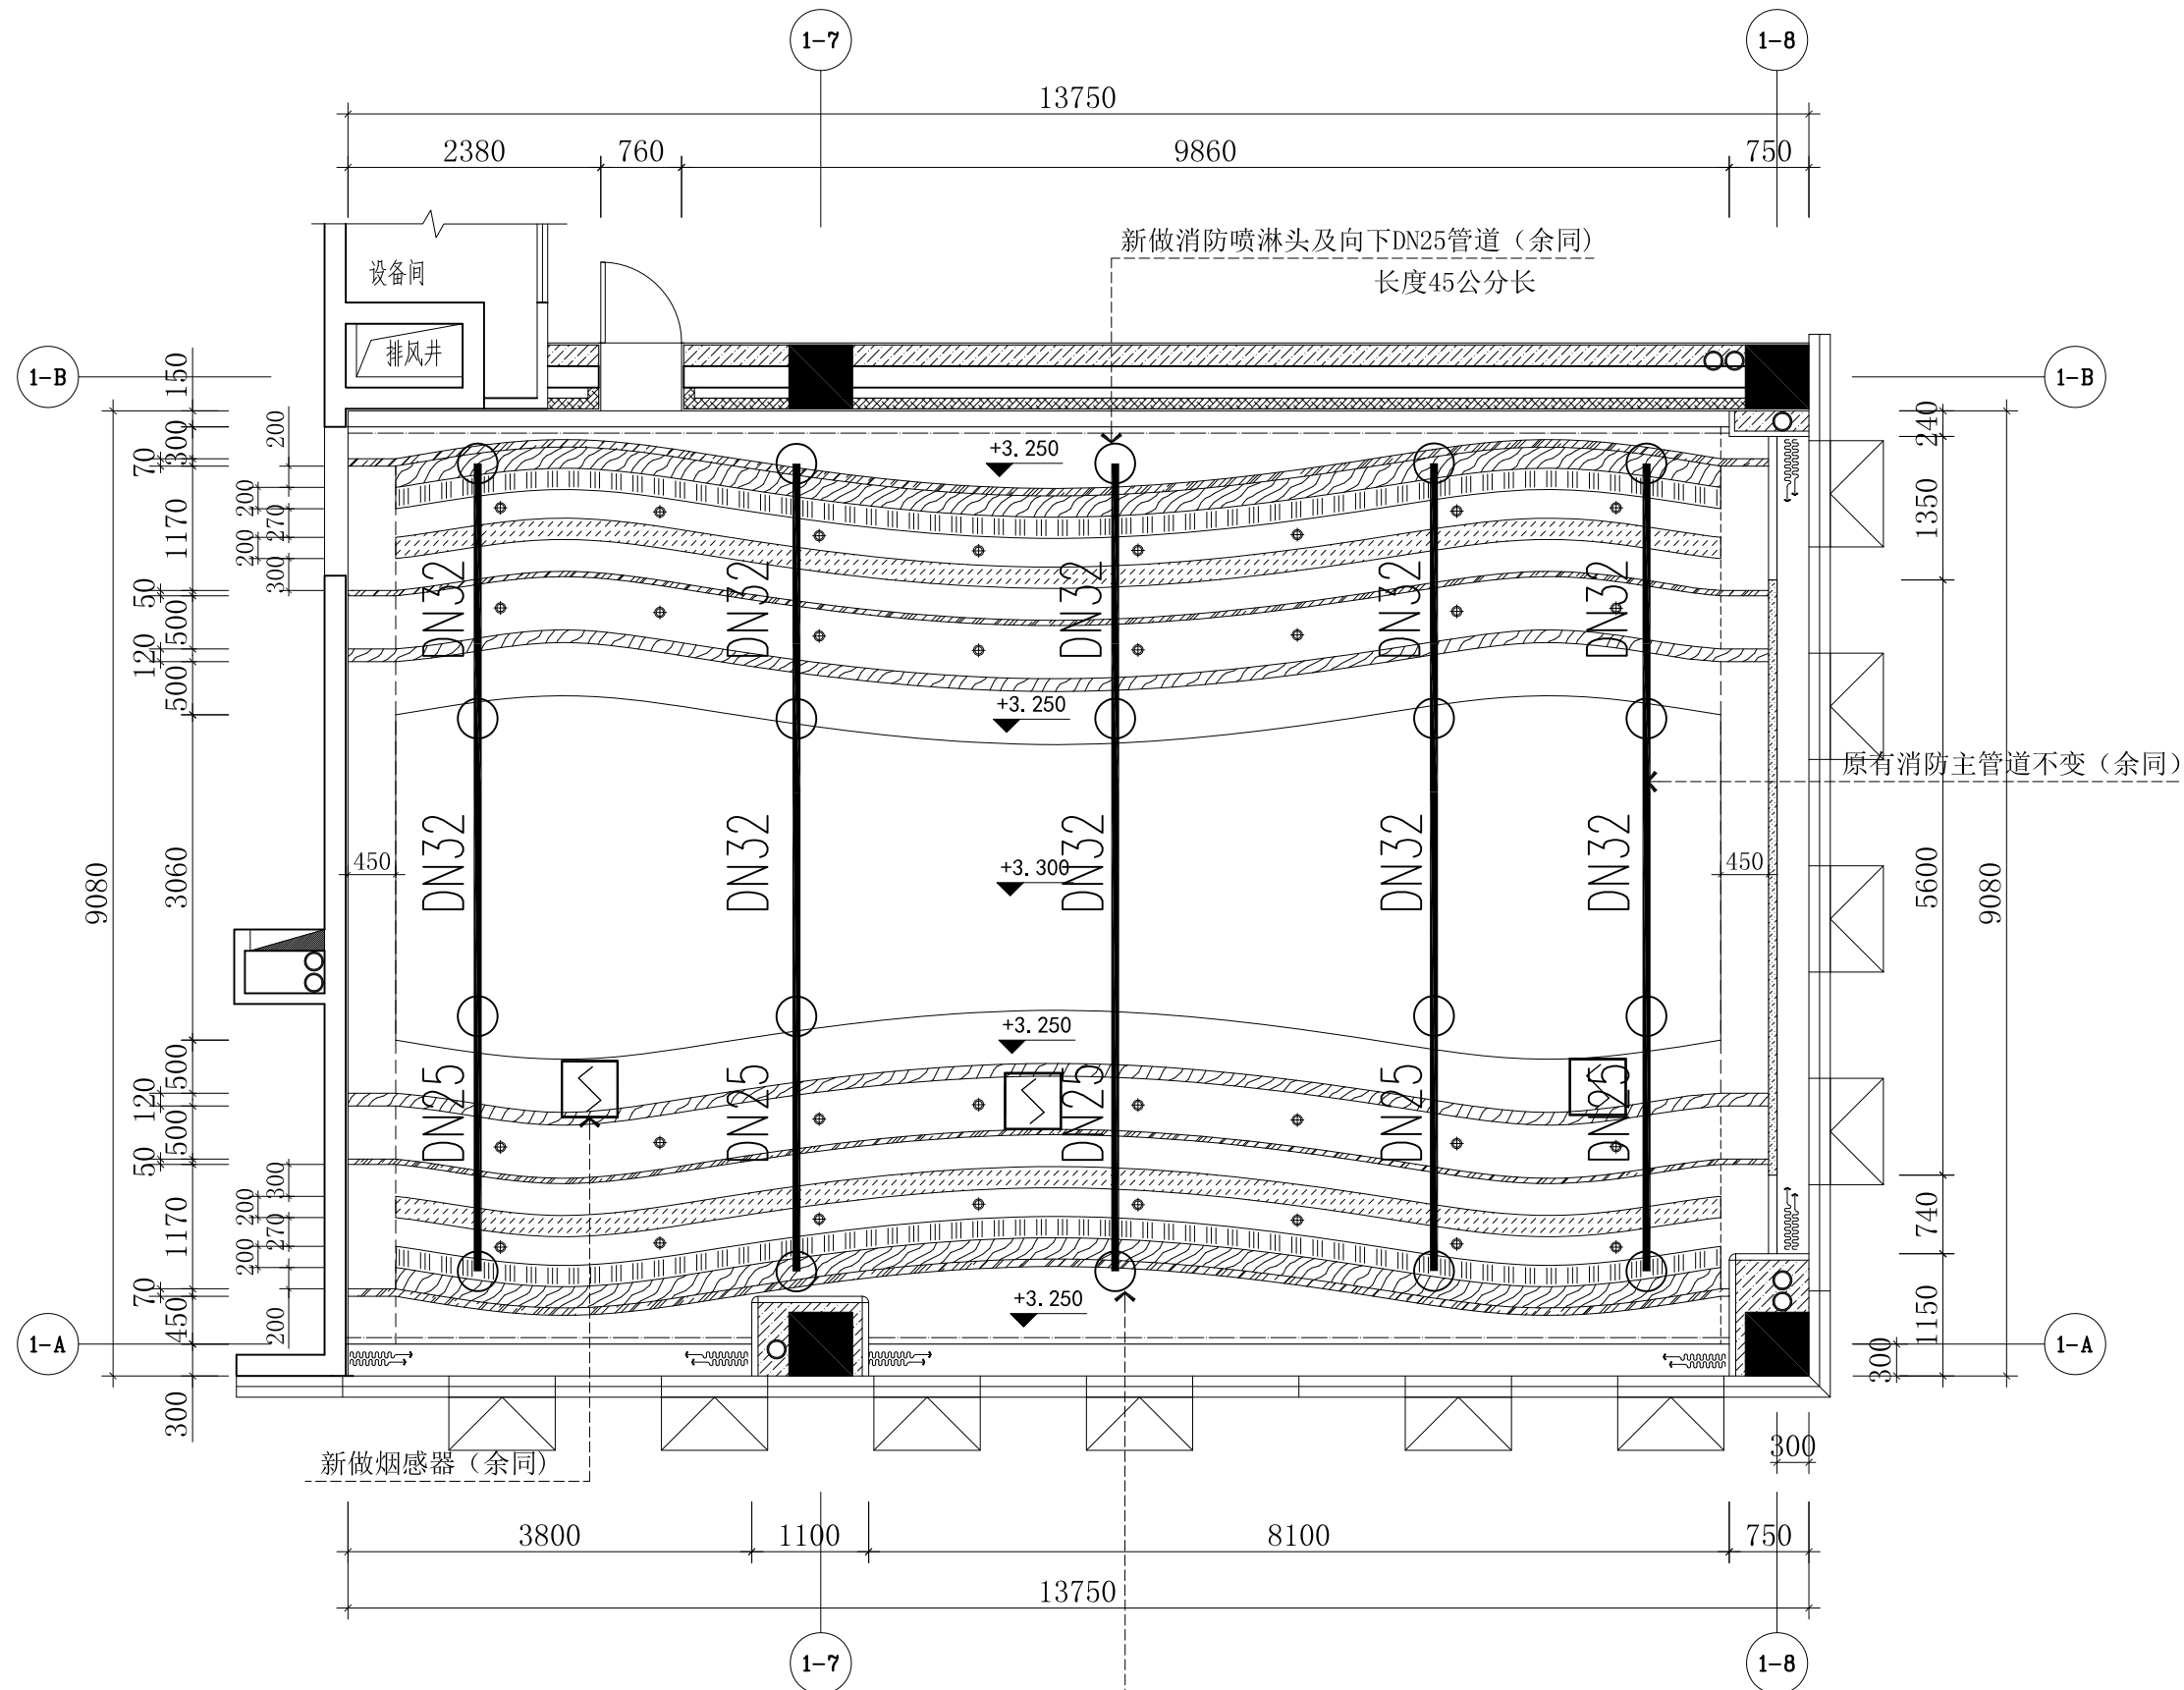

- 说明: 1、消防栓系统不在本次设计范围内;
2、装修区域内所有消防喷淋头及向下连接管重新安装;
3、原有消防主管道不变。

新自动喷淋给水平面图

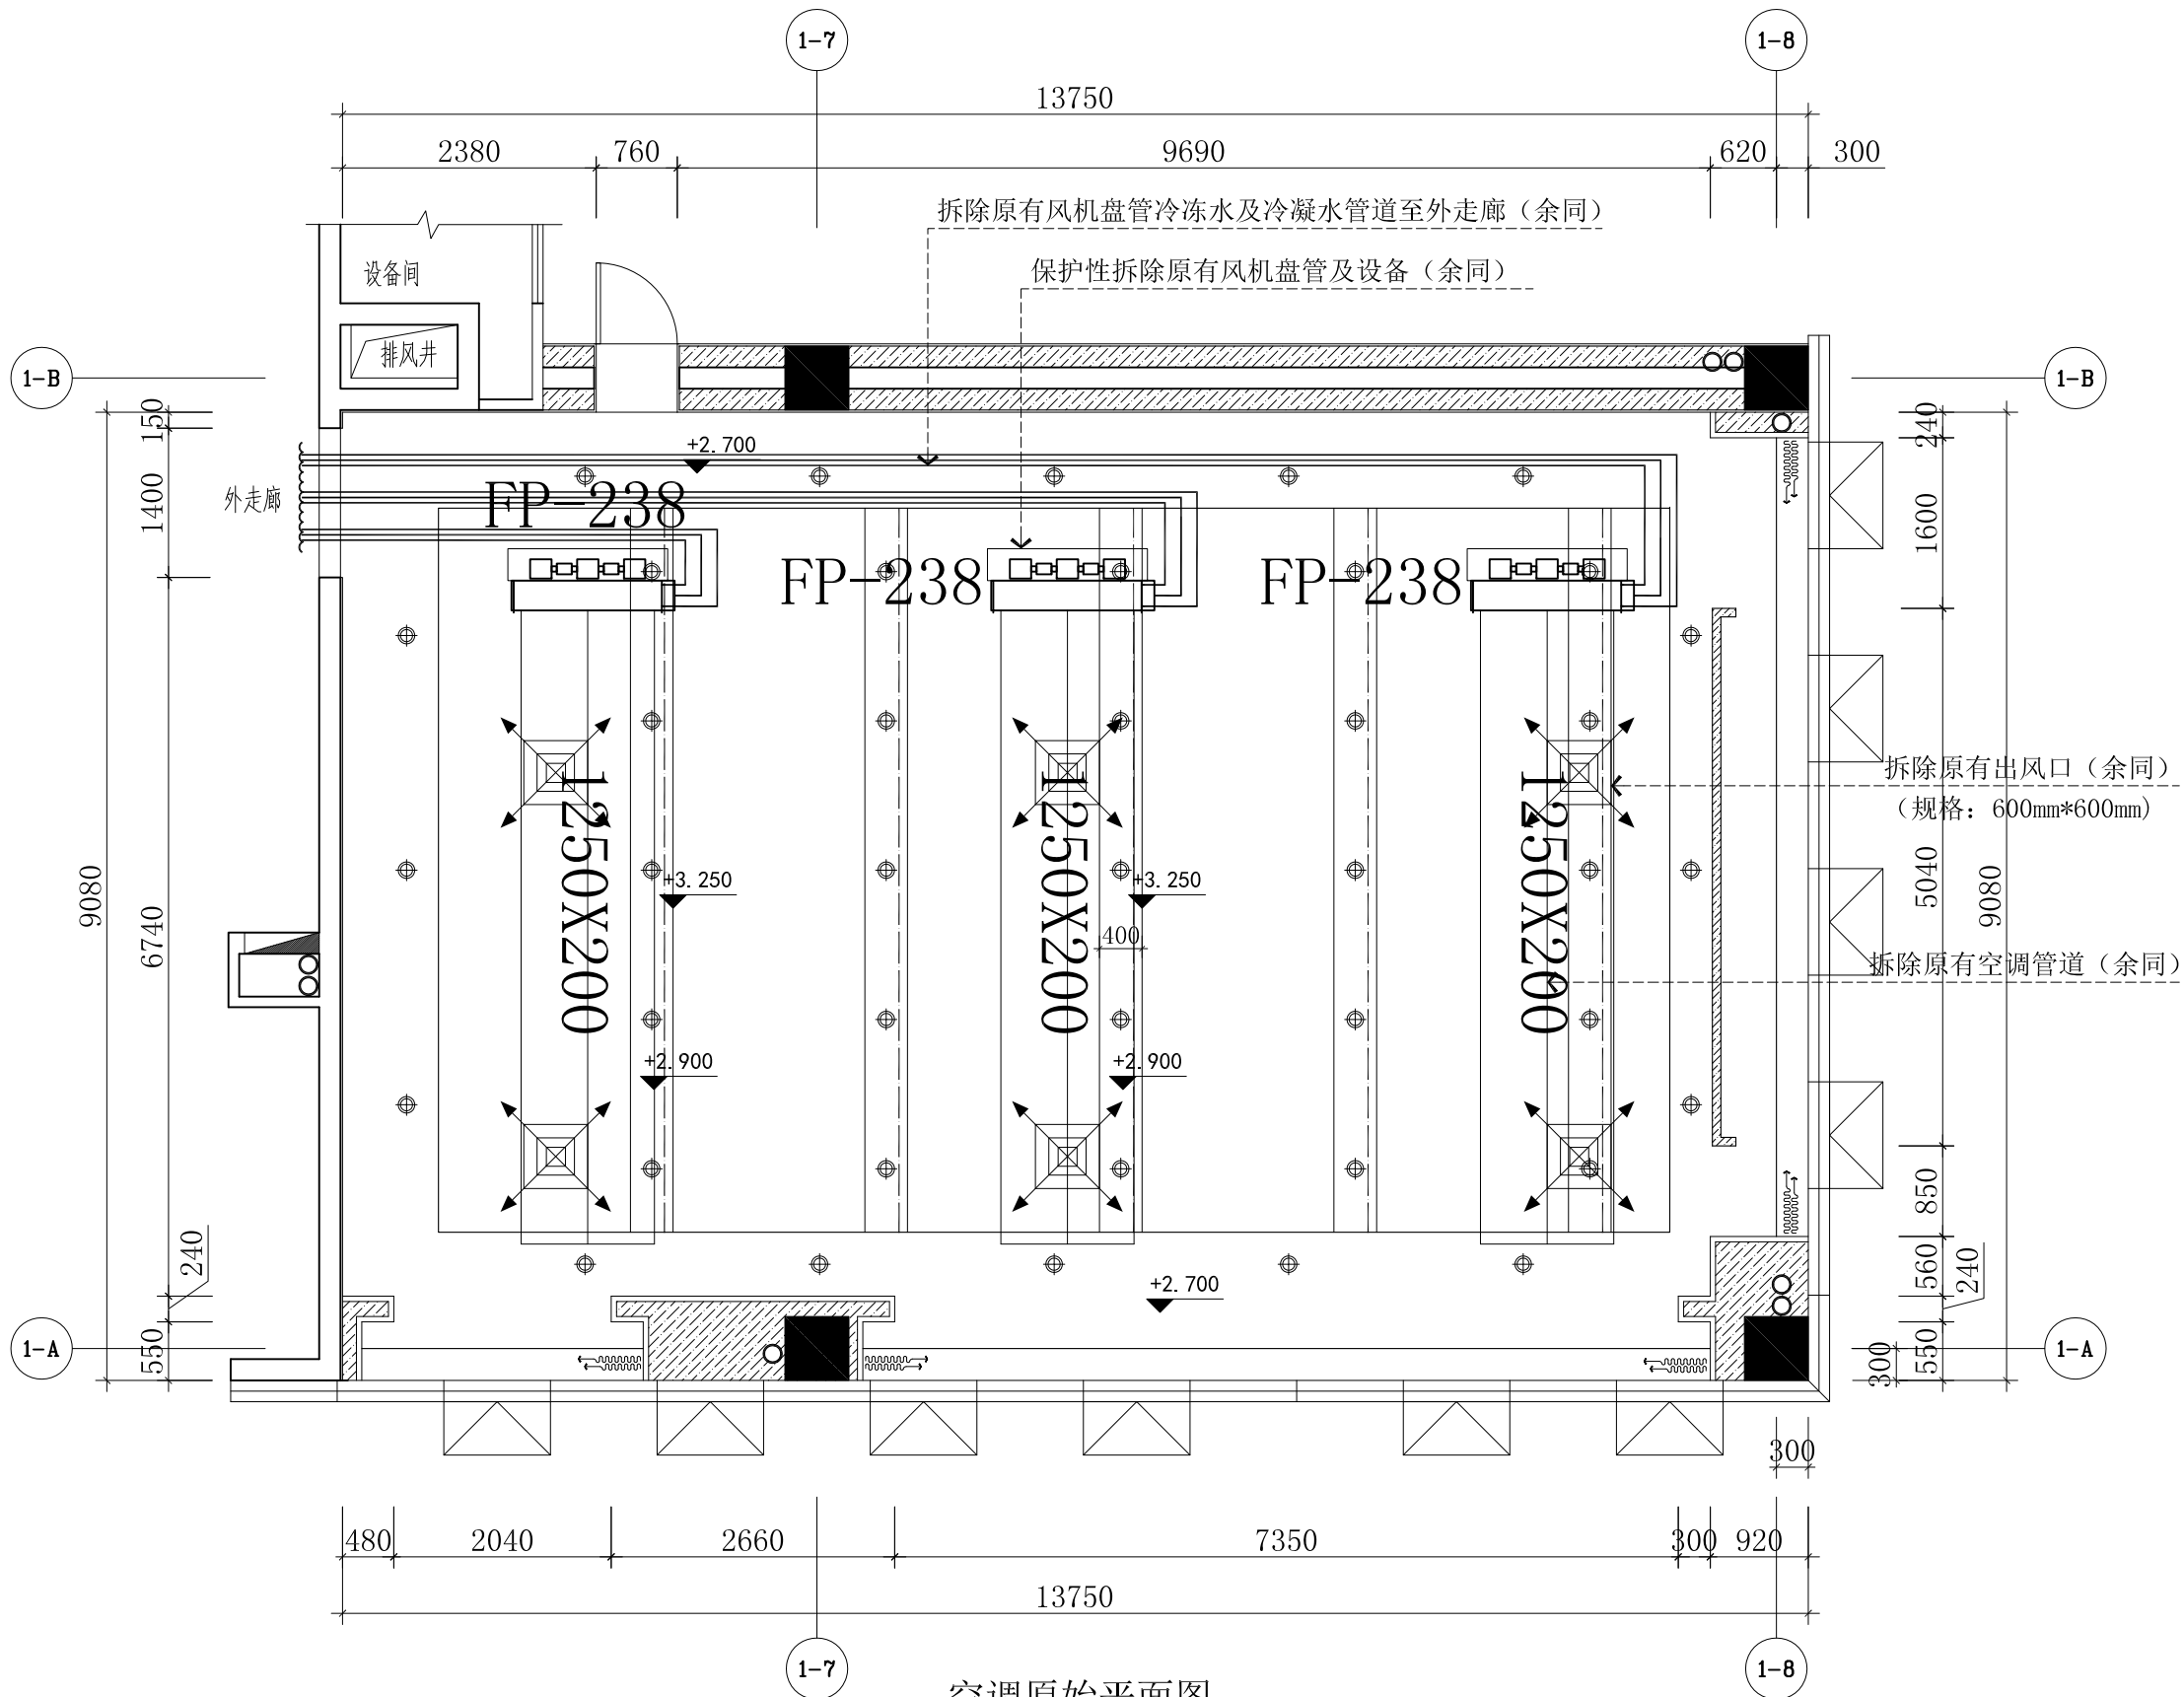

空调原始平面图

备注：
本设计文件须加盖出图印章方可有效，手续不全后方可用于施工。
本图尺寸均以标注为准，不得量取图纸尺寸施工。
如有任何不详尽事宜，请在施工前与设计单位沟通。

图纸专用章

注册师执业章

中润元工程设计有限公司
ZHONGRUNYUAN ENGINEERING DESIGN CO., LTD

工程勘察专业类（岩土工程）乙级
农业行业（农业综合开发生态工程）乙级
电气行业乙级 市政行业乙级 风景园林工程乙级
水利行业乙级 建筑行业乙级
工程设计资质证书编号: A152011218
A252033073 B252033049

项目负责人 PROJECT MANAGER	唐 文	唐文
专业负责人 DISCIPLINES CHIEF	艾 晨	艾晨
审 定 APPROVED BY	池云祥	池云祥
审 核 EXAMINED BY	罗天荣	罗天荣
校 对 CHECKED BY	罗桂荷	罗桂荷
设 计 DESIGNED BY		甘绿华

建设单位 :
CLIENT 松山湖材料实验室

项目名称 :
PROJECT NAME 松山湖材料实验室A1栋202室路演厅

子项名称 :
SUBITEM NAME

图 名:
DRAWING TITLE 空调原始平面图

工程编号 PROJECT NO.	DG20260827
日 期 DATE	2026.08
比 例 SCALE	1:100
专 业 DISCIPLINES	暖通
设计阶段 DESIGN STATUS	施工图
版 次 EDITION	第一版
图 号 DRAWING NO.	NS-01

备注：
本设计文件须加盖出图印章方可有效，手续不全后方可用于施工。
本图尺寸均以标注为准，不得量取图纸尺寸施工。
如有任何不详尽事宜，请在施工前与设计师会商

图纸专用章

注册师执业章

中润元工程设计有限公司
ZHONGRUNYUAN ENGINEERING DESIGN CO., LTD

工程勘察专业类(岩土工程)乙级
农业行业(农业综合开发生态工程)乙级
电气行业乙级 市政行业乙级 风景园林工程乙级
水利行业乙级 建筑行业乙级
工程设计资质证书编号: A152011218
A252033073 B252033049

项目负责人 PROJECT MANAGER	唐 文	唐文
专业负责人 DISCIPLINES CHIEF	艾 晨	艾晨
审 定 APPROVED BY	池云祥	池云祥
审 核 EXAMINED BY	罗天荣	罗天荣
校 对 CHECKED BY	罗桂荷	罗桂荷
设 计 DESIGNED BY		甘绿华


建设单位 :
CLIENT 松山湖材料实验室

项目名称 :
PROJECT NAME 松山湖材料实验室A1栋202室路演厅

子项名称 :
SUBITEM NAME

图 名:
DRAWING TITLE 新空调平面图

工程编号 PROJECT NO.	DG20260827
日 期 DATE	2026.08
比 例 SCALE	1:100
专 业 DISCIPLINES	暖通
设计阶段 DESIGN STATUS	施工图
版 次 EDITION	第一版
图 号 DRAWING NO.	NS-02

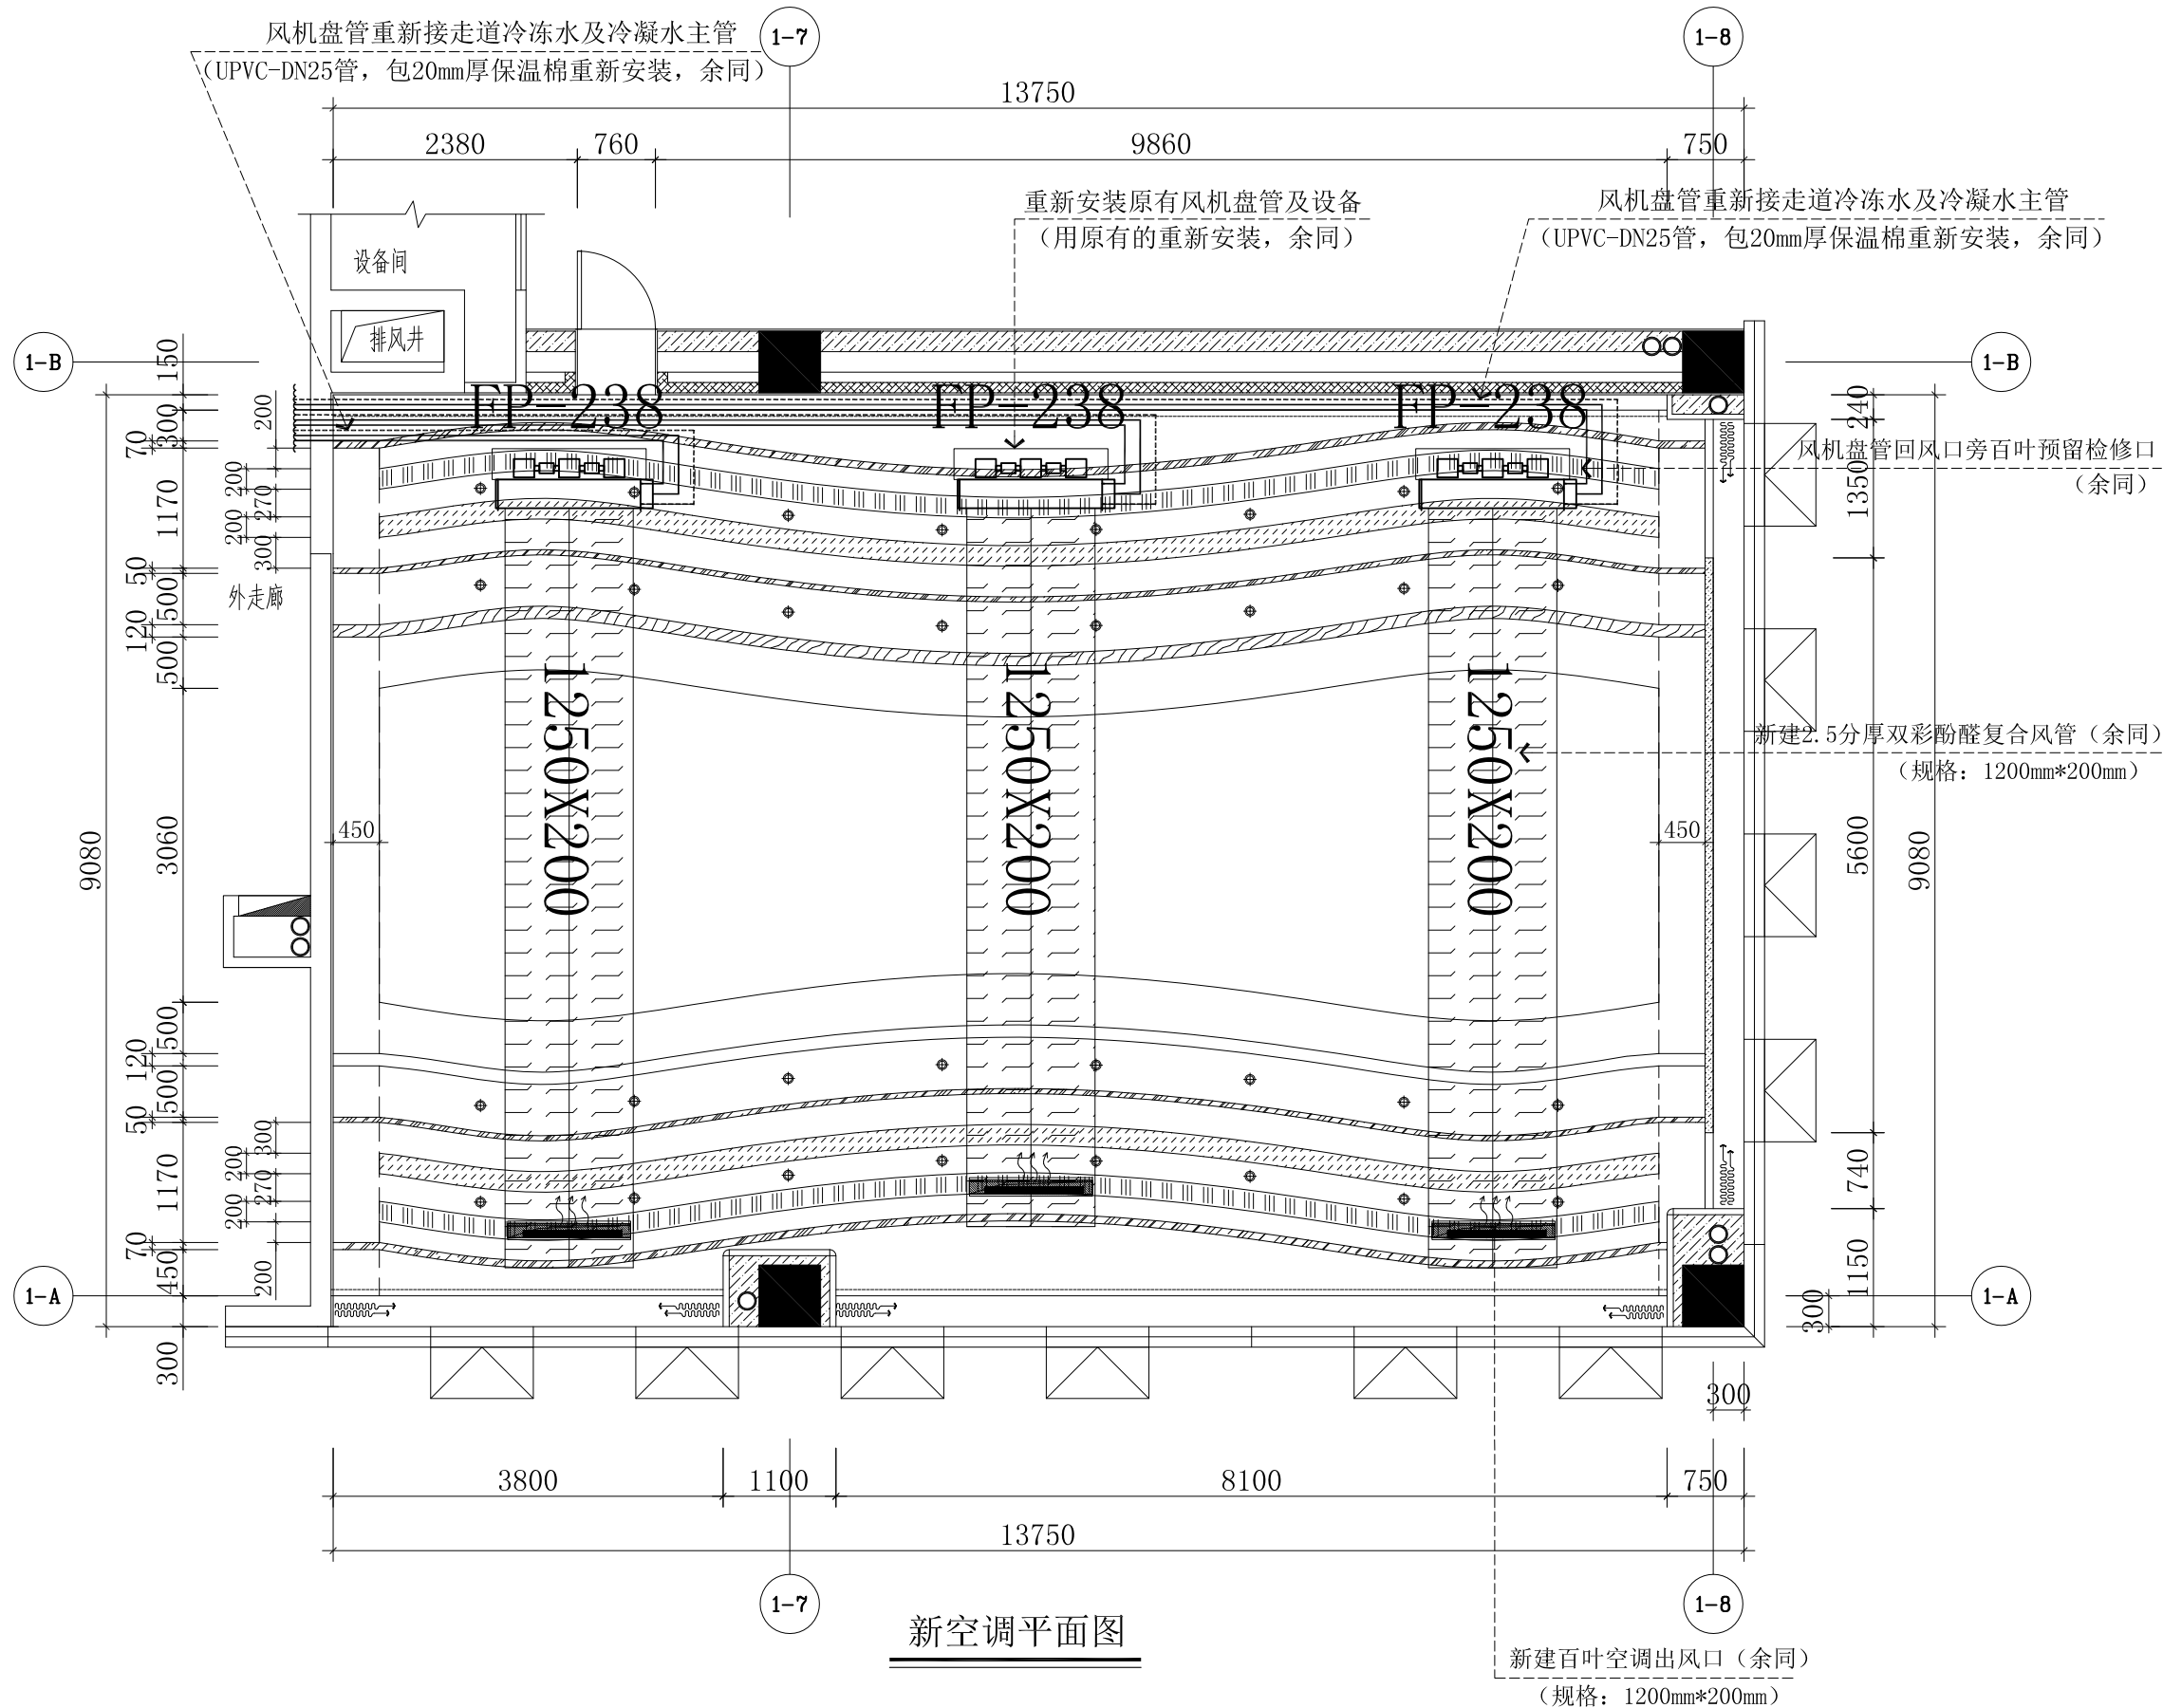

说明: 1. 室内空调水管全部重新铺设, 重新调试, 改造只改造室内的管道, 室外的均保留不变。
2. 多联机空调室内机连接温控面板控制线采用RVVP-3*0.75mm²。